


PŮDORYS 2N.P.

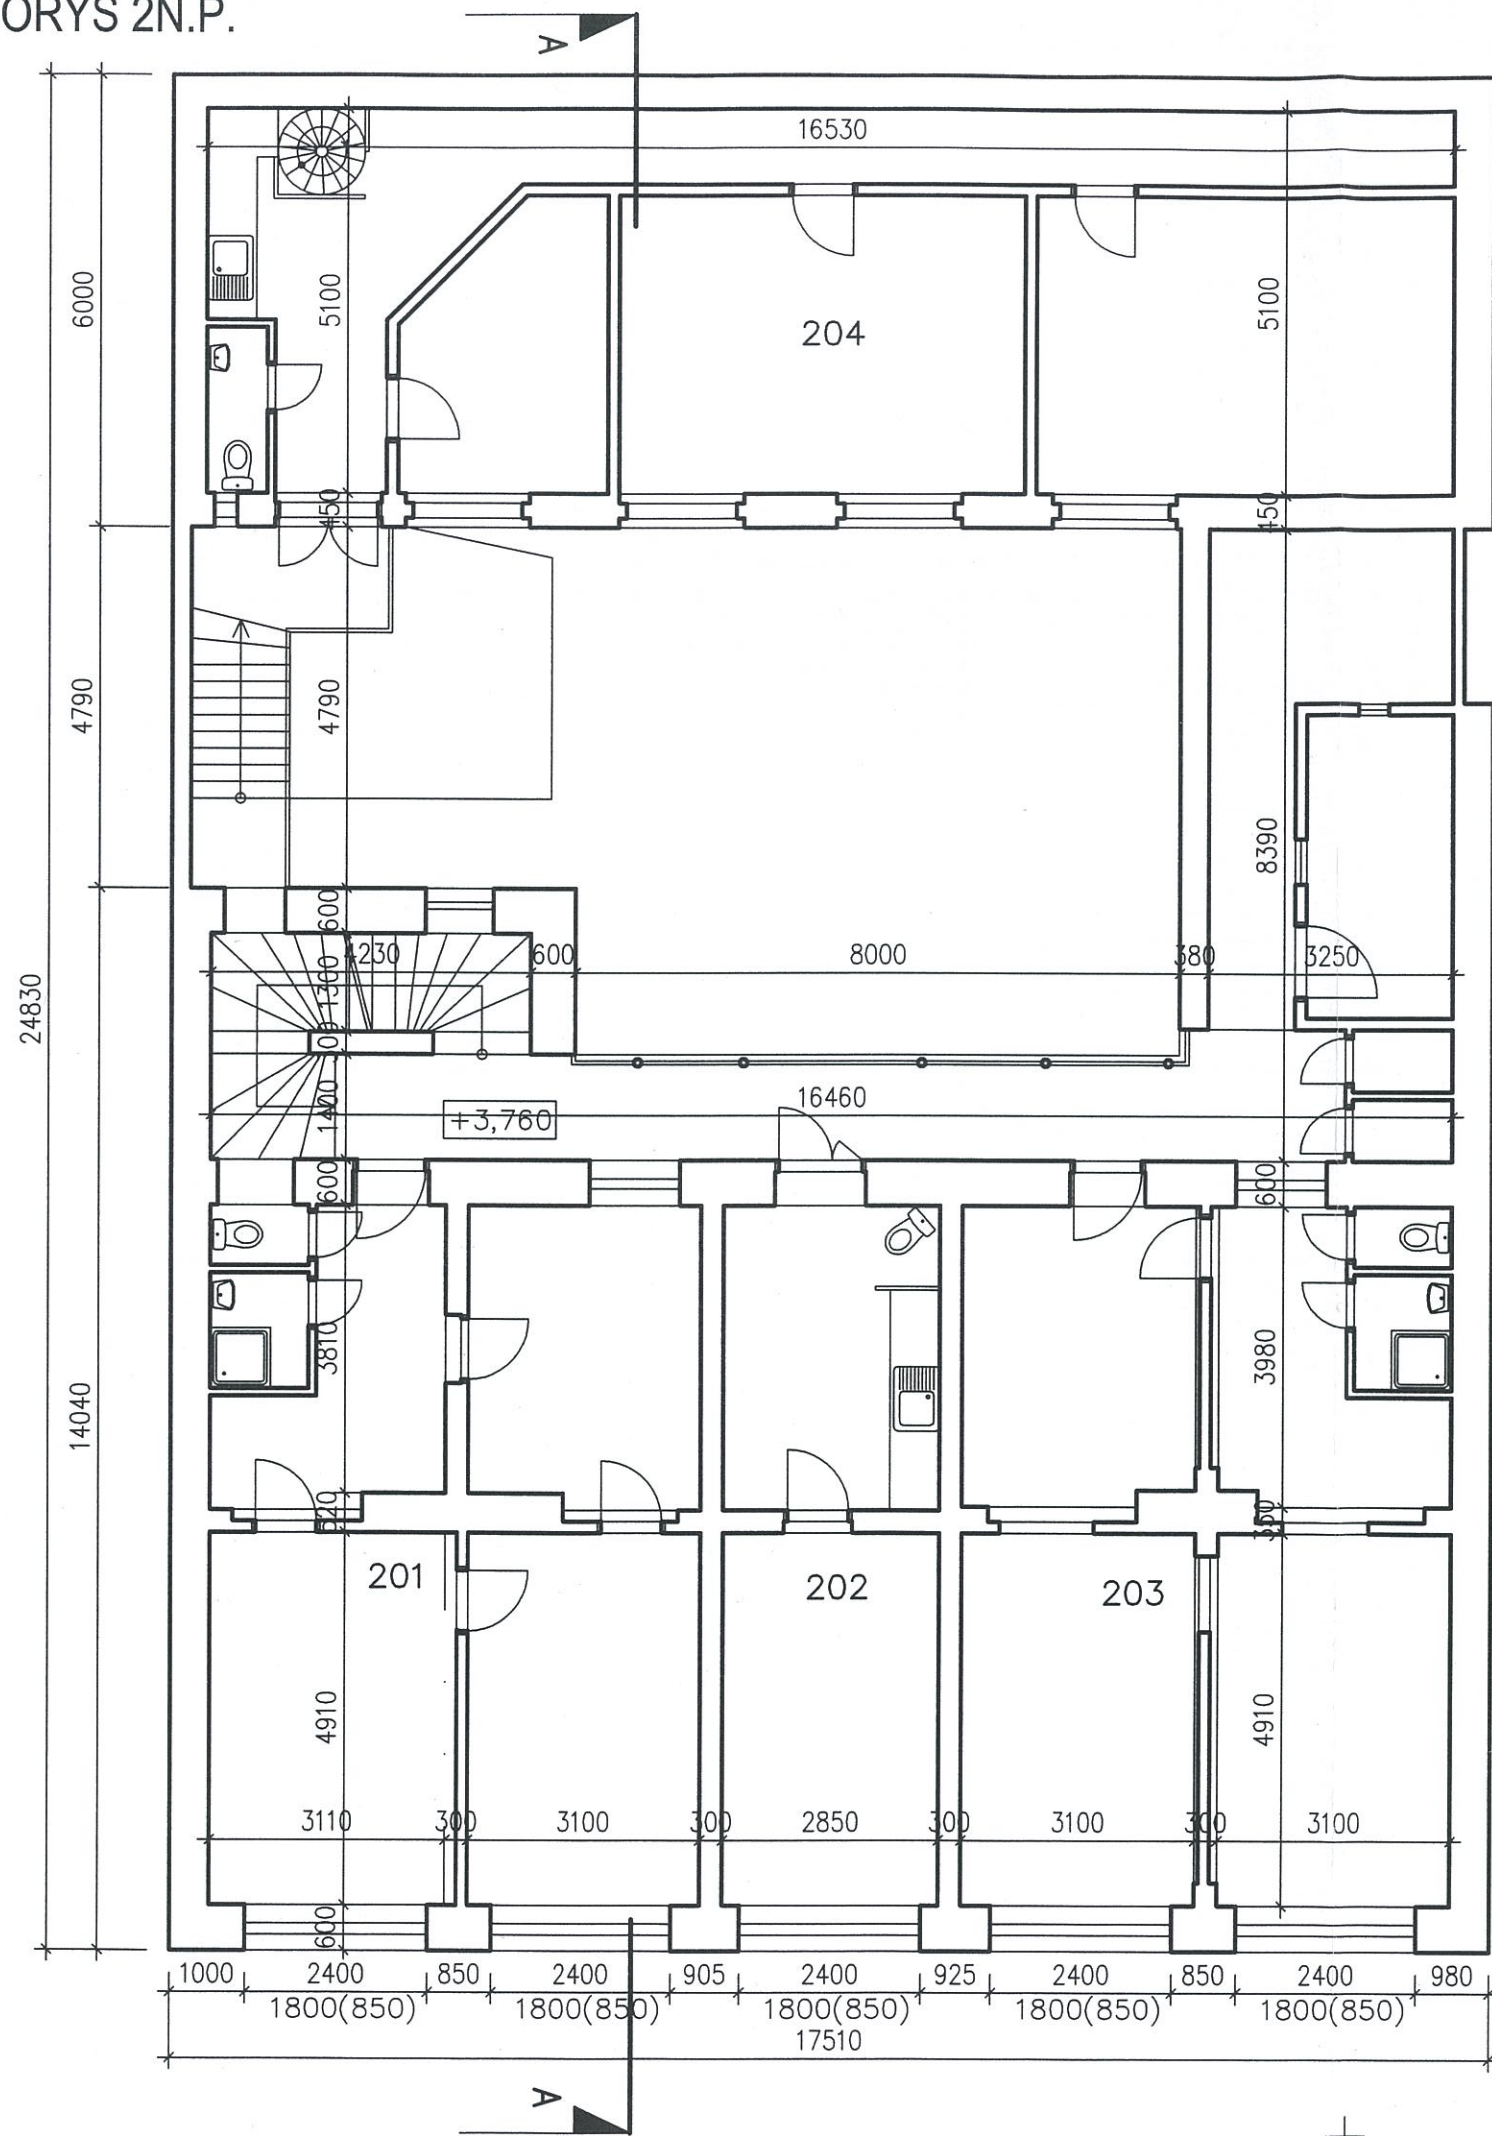

LEGENDA MÍSTNOSTÍ:

OZN	NÁZEV MÍSTNOSTI	PLOCHA m ²
201	BYT č.1	60,2
202	BYT č.2	26,3
203	BYT č.3	60,1
204	KANCELÁŘE	84,3

PROJEKTOVÝ SERVIS CHRUDIM
 spol. s r.o.
 Poděbradova 909
 537 01 CHRUDIM
 Zapsán: OR-KS Hl. úřadové, odd. C, vl. 1959
 IČO: 465 04 401 DIČ: CZ46504401

Zodpovědný projektant: Ing. Jan Jirsák	Vypracoval:	Kreslil:	Projektový servis Chrudim, spol. s r.o.	
			Poděbradova 909, Chrudim	
Obecní úřad: PRAHA 3		Kraj: MĚSTO PRAHA		Formát:
Investor: MODEL MOTORS s.r.o., PARDUBICE				Datum: 05/2006
Místo stavby: ROHÁČOVA 177, PRAHA 3				Účel: P.S.
REKONSTRUKCE OBJEKTU ROHÁČOVA 177, PRAHA 3				Zakázk. číslo: 65/06
				Archivní číslo:
Obsah výkresu: PŮDORYS 2N.P.				Měřítko: 1:100
				Příloha číslo: F.1.4.